




PIANTA PIANO TERRA

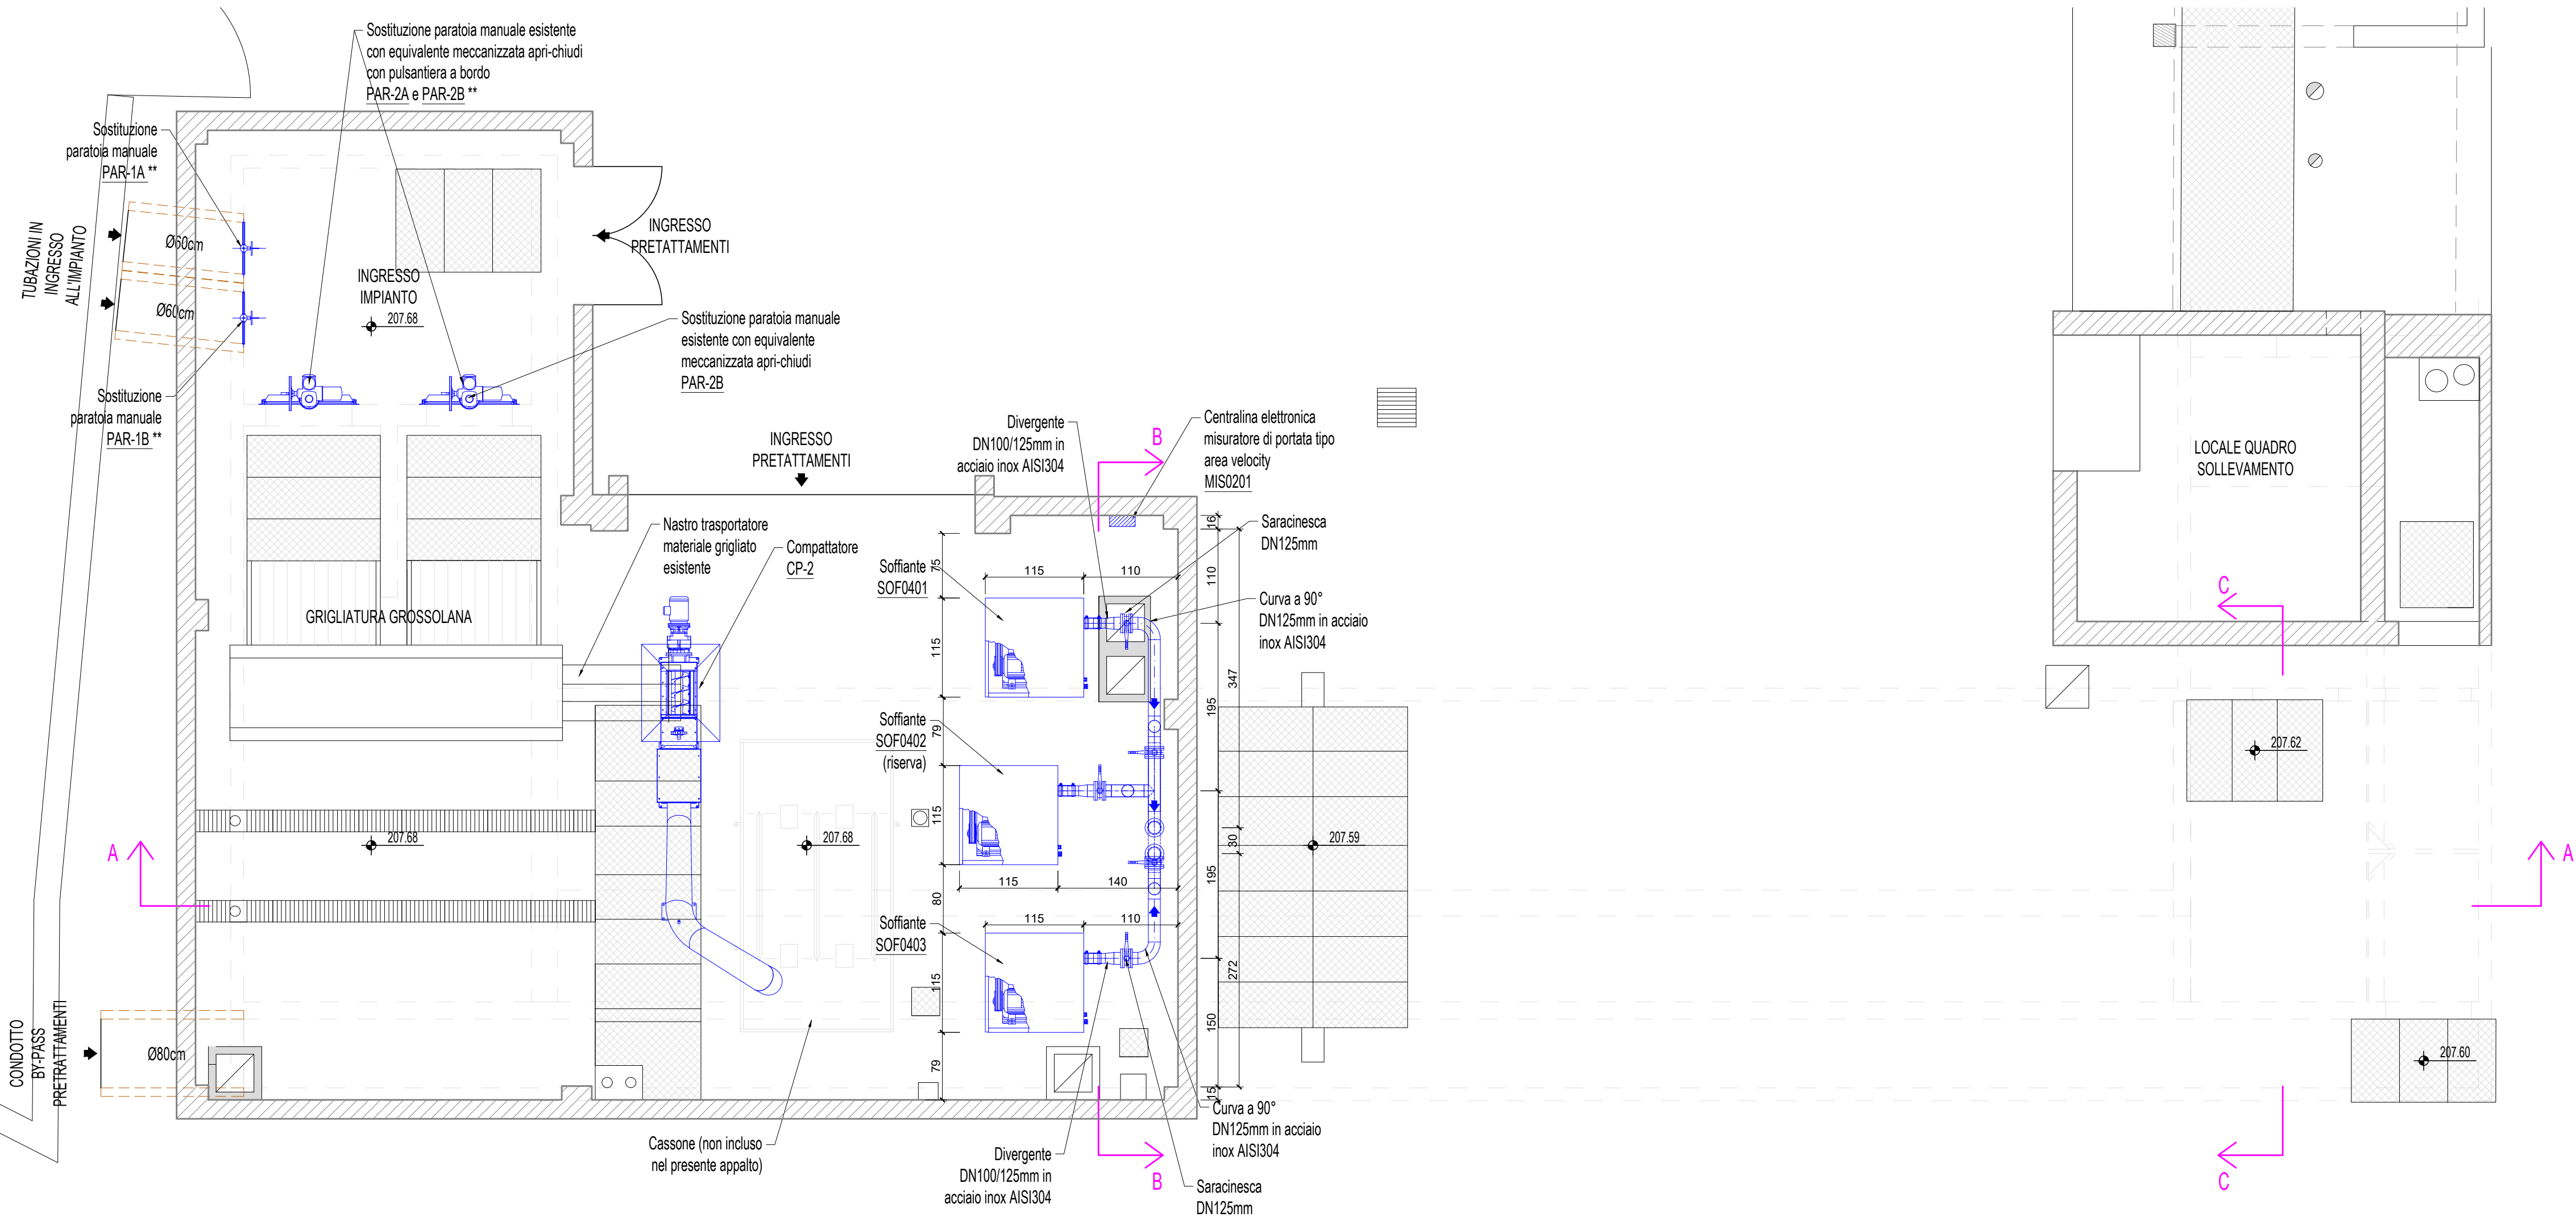


SEZ. B - B

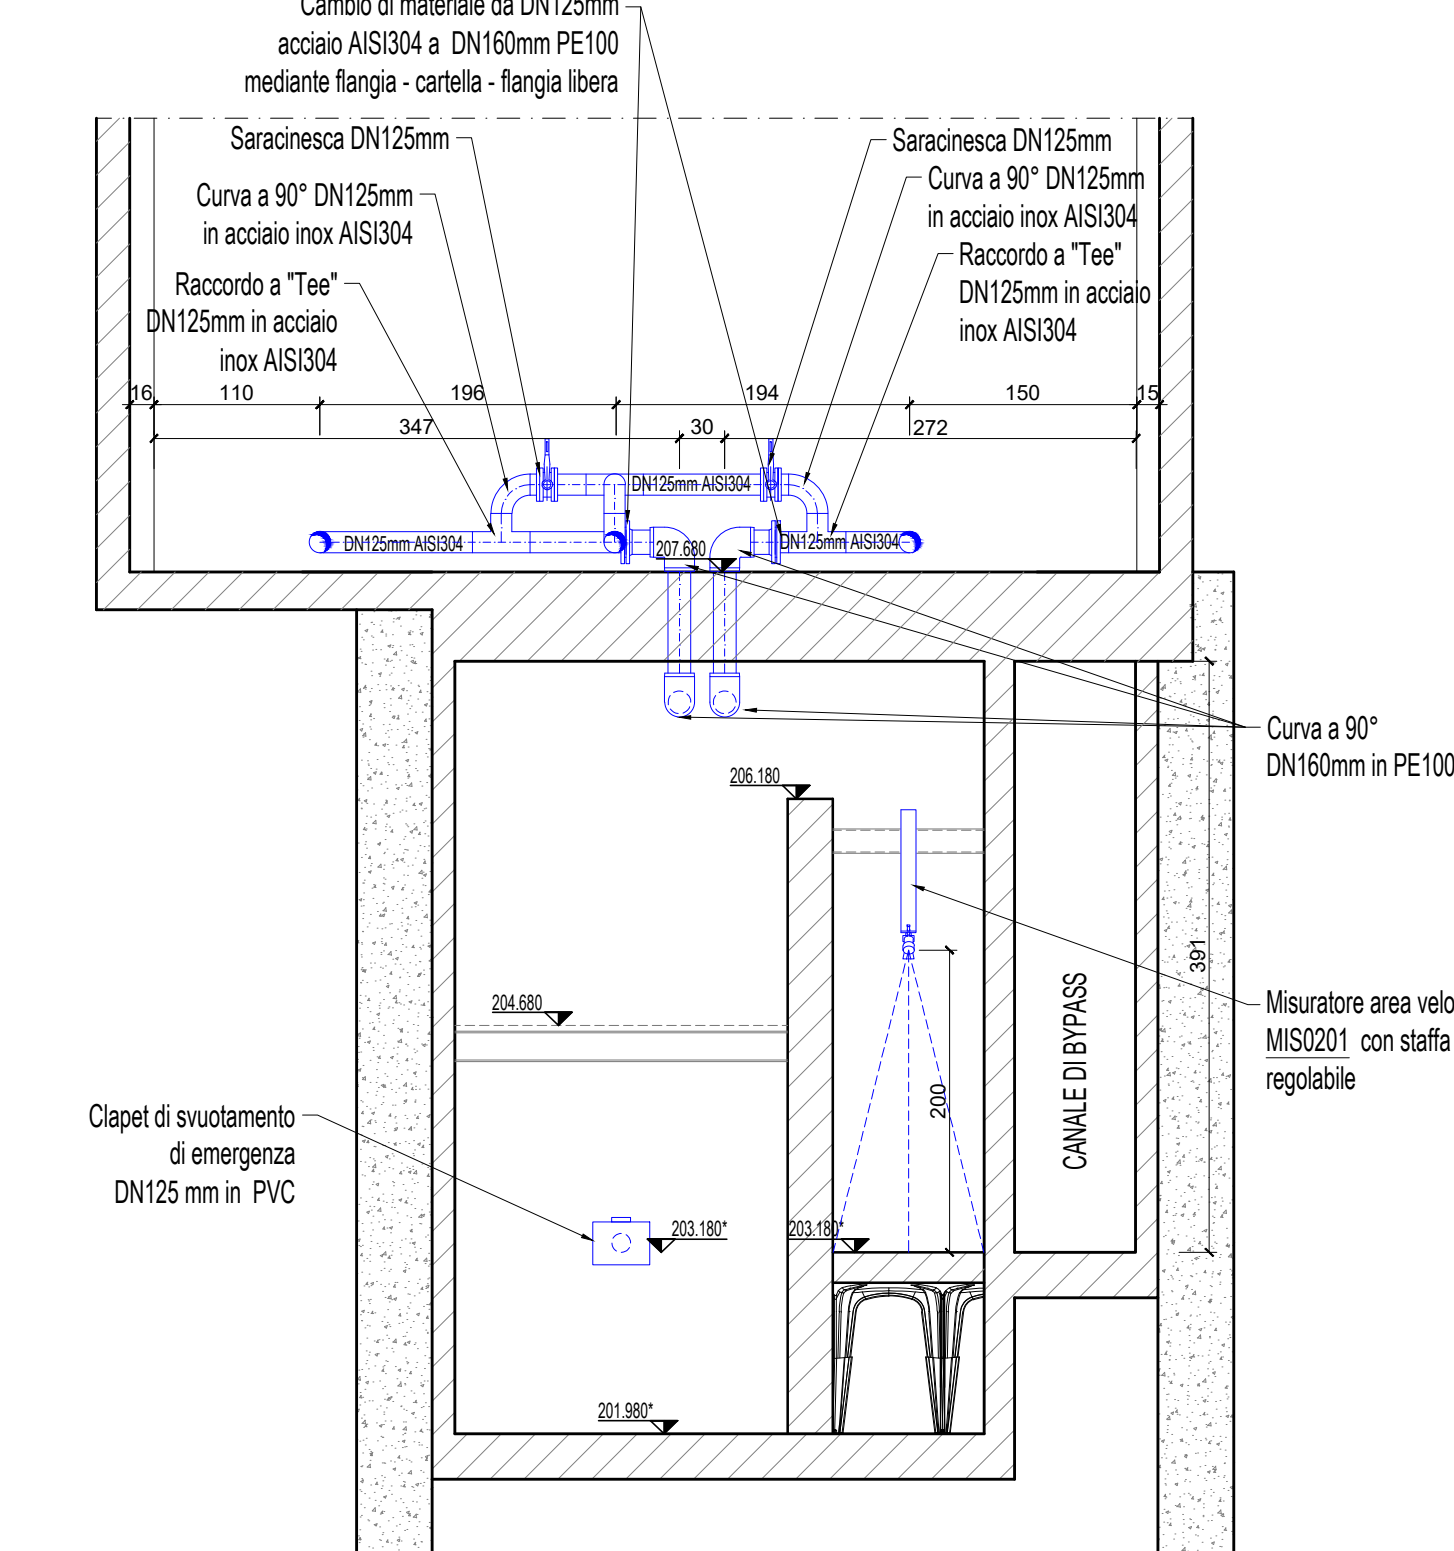


SEZ. C - C

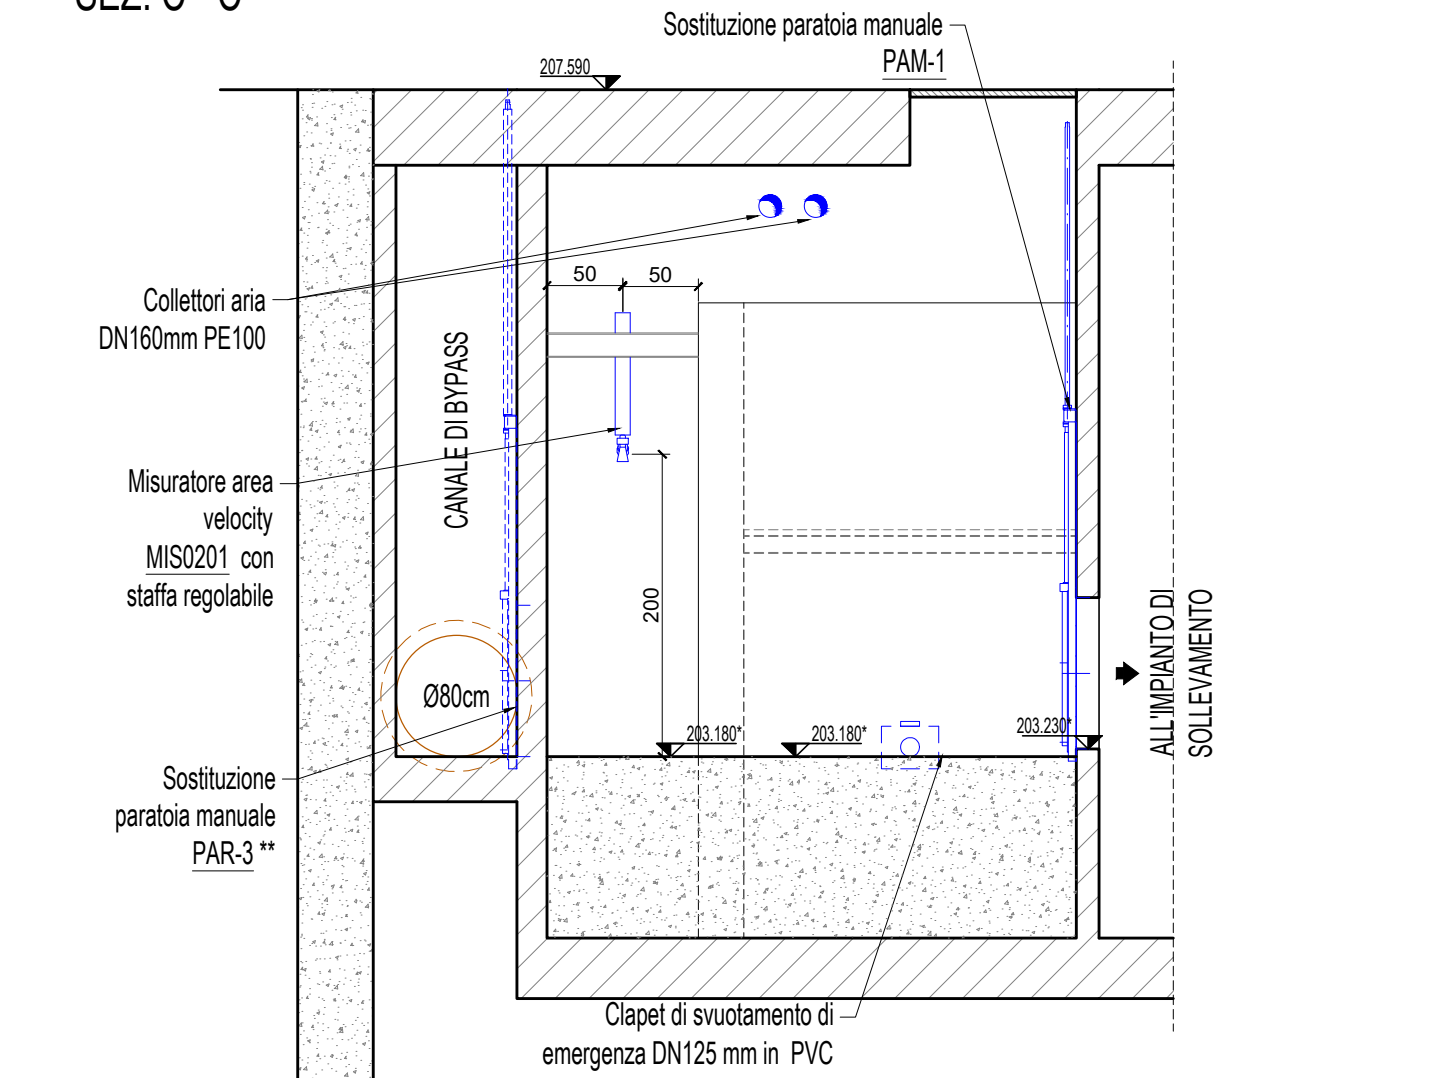

PIANTA PIANO INTERRATO

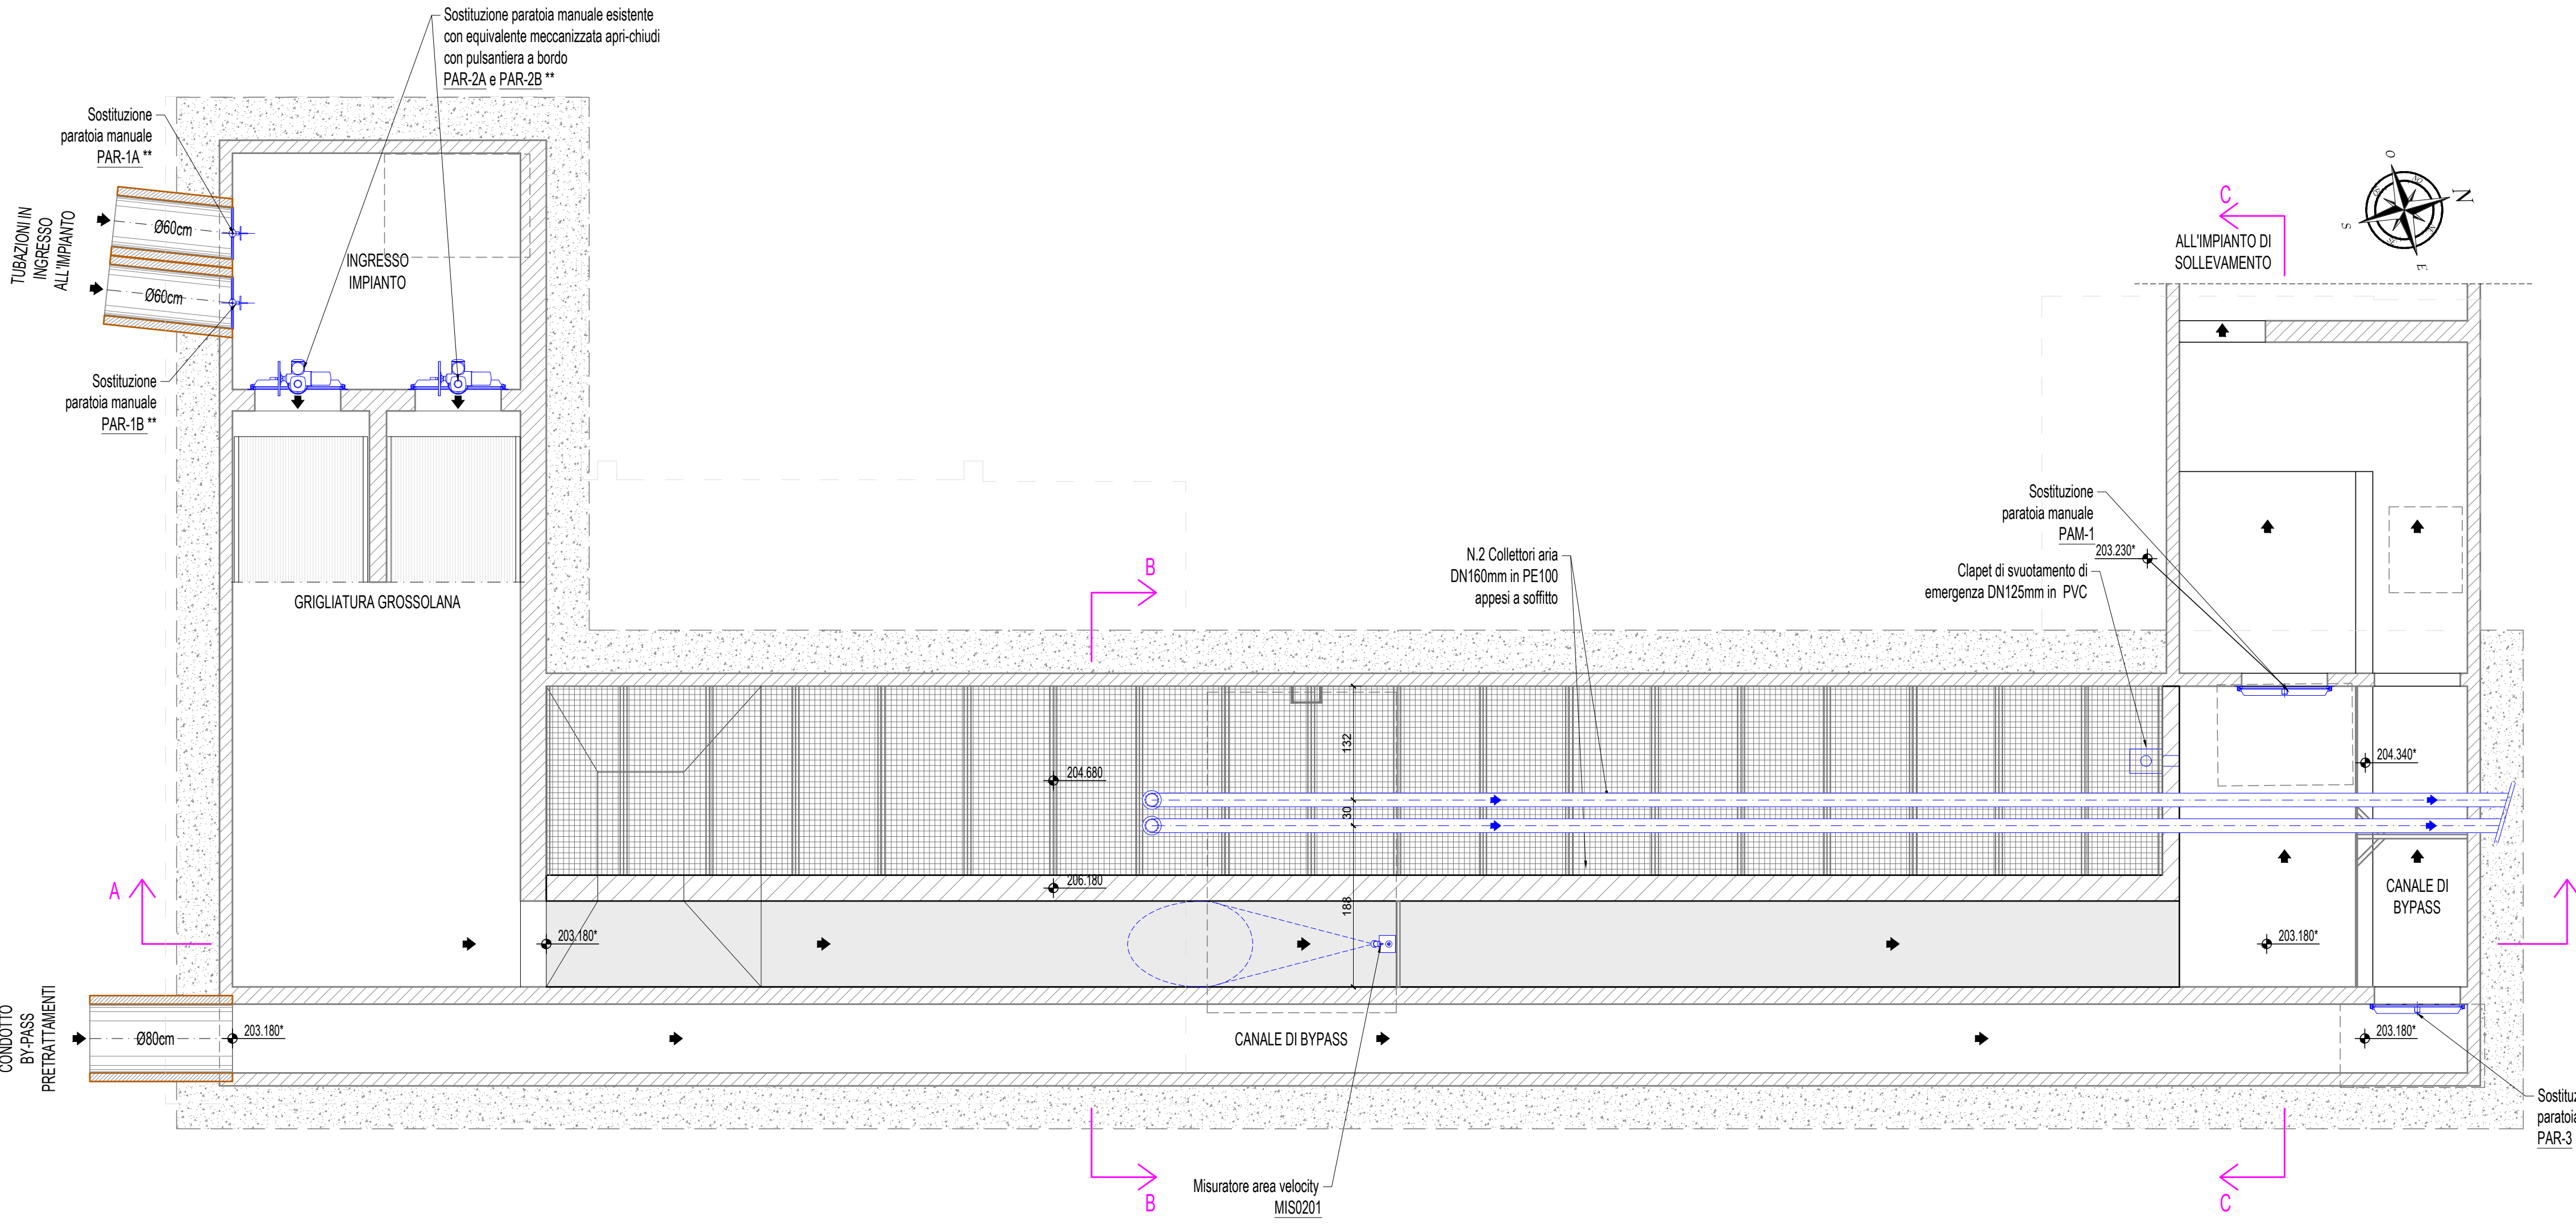


KEYPLAN

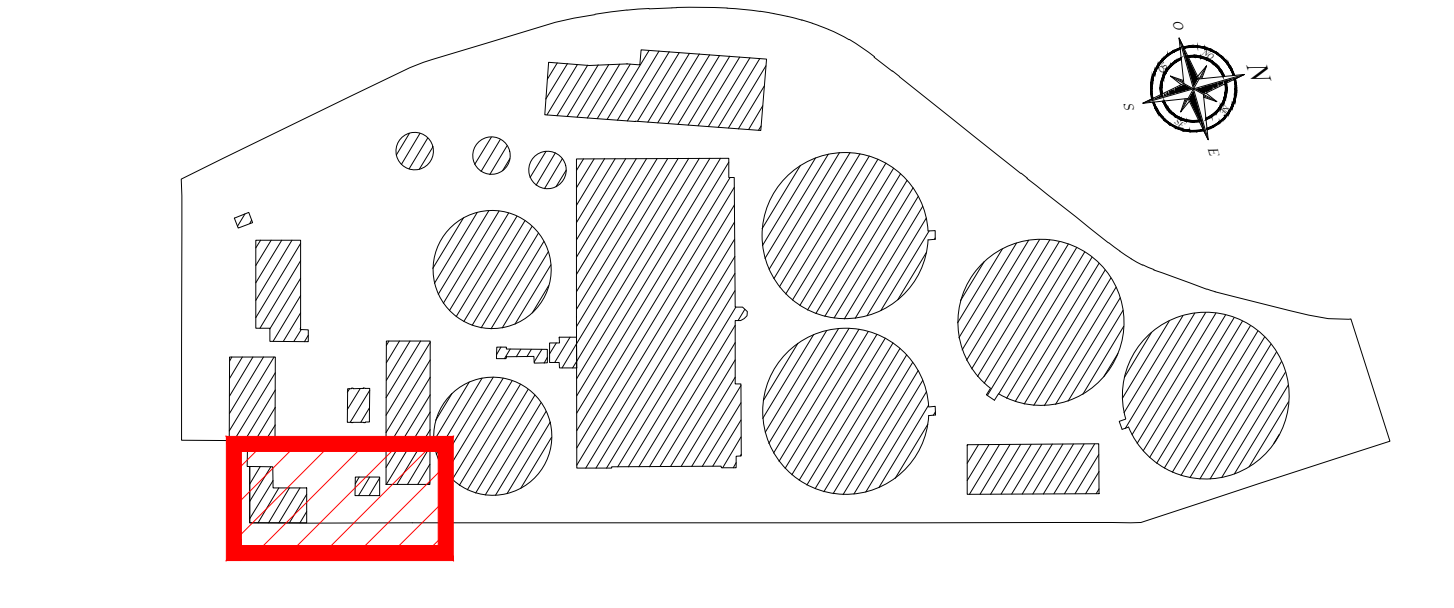

NOTE

- le quote contrassegnate dall'asterisco (\*) sono state desunte da elaborati grafici forniti dal Gestore per cui non è stata possibile una verifica in campo, le stesse pertanto andranno confermate in fase di realizzazione a cura dell'Impresa appaltatrice prima dell'inizio delle lavorazioni le camerette dovranno essere isolate mediante ture o chiusura di paratoie, prosciugate e lavate
- è previsto lo smantellamento di carroponete, paratoie da sostituire, pompe per le sabbie, tubazioni, classificatore per le sabbie e quant'altro interferisca con le opere in progetto
- le dimensioni e gli ingombri effettivi delle paratoie contrassegnate dal doppio asterisco (\*\*) sono indicativi non essendoci disegni costruttivi e non essendo possibile l'accesso ai luoghi d'installazione; le dimensioni effettive andranno pertanto verificate in cantiere prima dell'ordine

SEZ. A - A

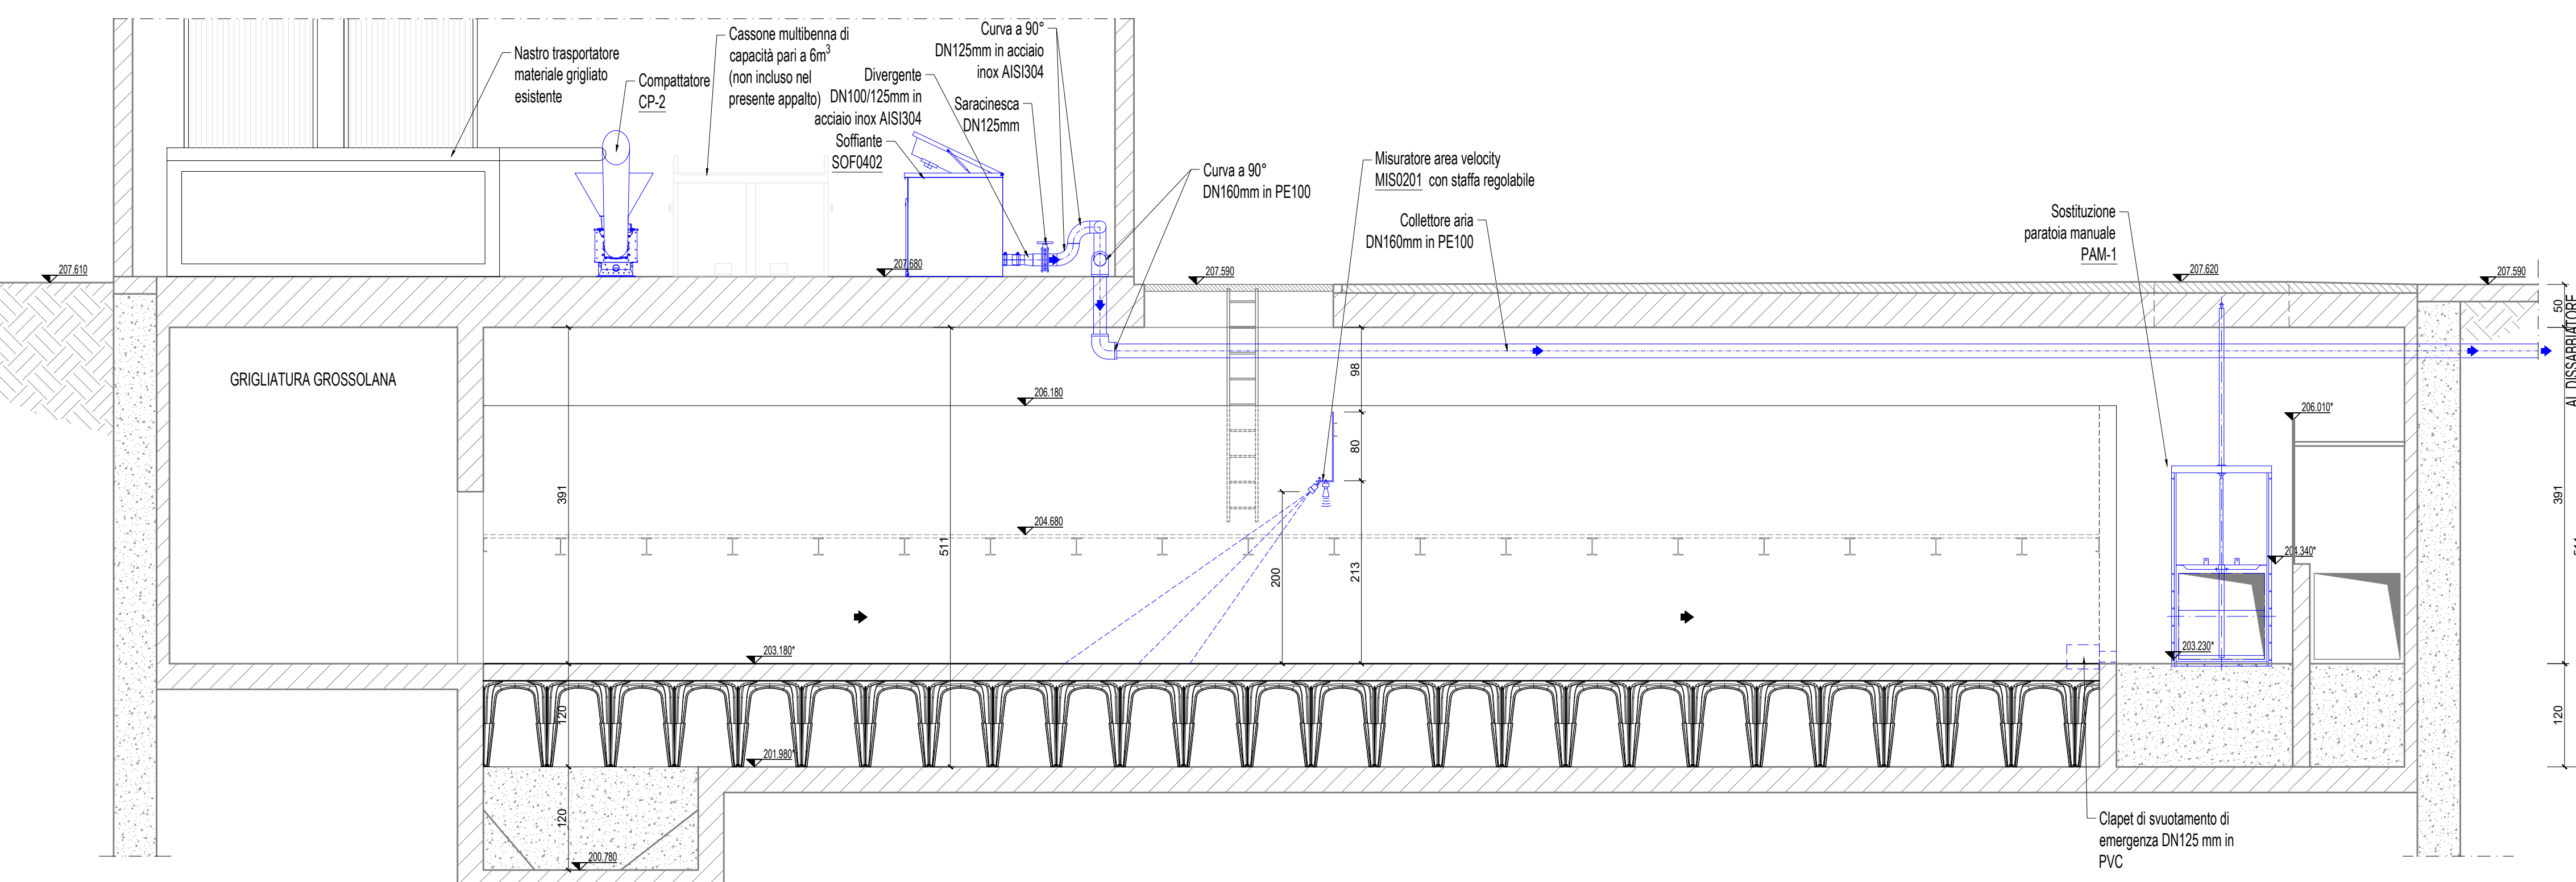

**DESCRIZIONE INTERVENTO:**

**COMUNE DI VALMADRERA**

**ADEGUAMENTO IMPIANTO DI DEPURAZIONE DI VALMADRERA LOTTO A ALTRI STRALCI**

**COMMITTENTE:** Lario Reti Holding S.p.A. GESTORE SERVIZIO IDRICO INTEGRATO

**REFERENTE:** Ing. Silvia Maiocchi

**STUDIO DI PROGETTAZIONE:** Ing. Matteo Danielli via Gasmani, 3 Milano (MI) Odice Ingegneri di Milano 23228

**PROGETTISTA:** Ing. Matteo Danielli

**FASE PROGETTUALE:** PROGETTO DEFINITIVO - ESECUTIVO

**ALLEGATO:** GRIGLIATURA E DISSABBIATORE ESISTENTE Piano terra e interrato - Macchine

**NUMERO:** T06.2

**SCALA:** 1:50

| REDAITO | DATA    | VERIFICATO | DATA    | APPROVATO | DATA    |
|---------|---------|------------|---------|-----------|---------|
| MD      | 02/2019 | SM         | 02/2019 | SM        | 02/2019 |

**REVISIONE N.:** DESCRIZIONE: DATA

**NUMERO INTERVENTO:** CODICE PROGETTO: A806 COMMESSA: 44751

**progettazione fondazioni special** Ing. Davide Grabovitz